




REFERENCIAS

sectores involucrados:

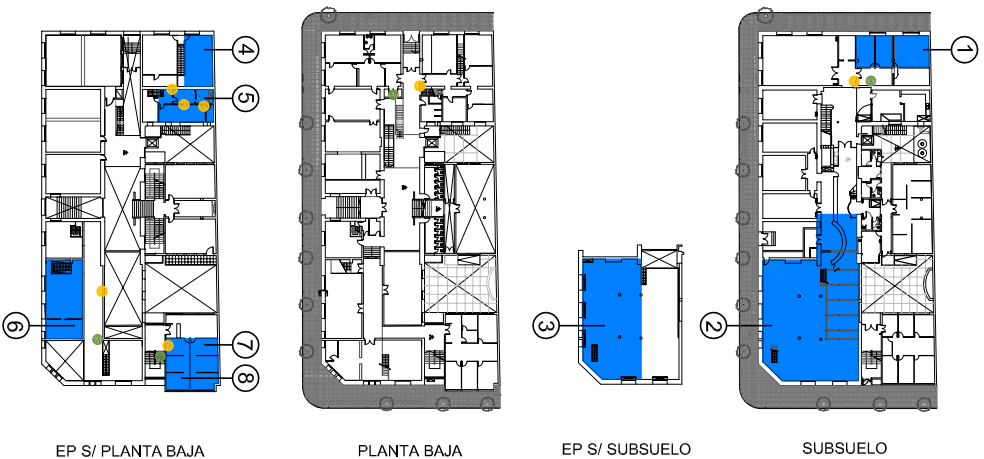

simbología:

	TOMA SCHUKO		TOMA 3 EN LINEA		RAAS DATOS
	TABLEROS INVOLUCRADOS				
	SWITCH INVOLUCRADOS				

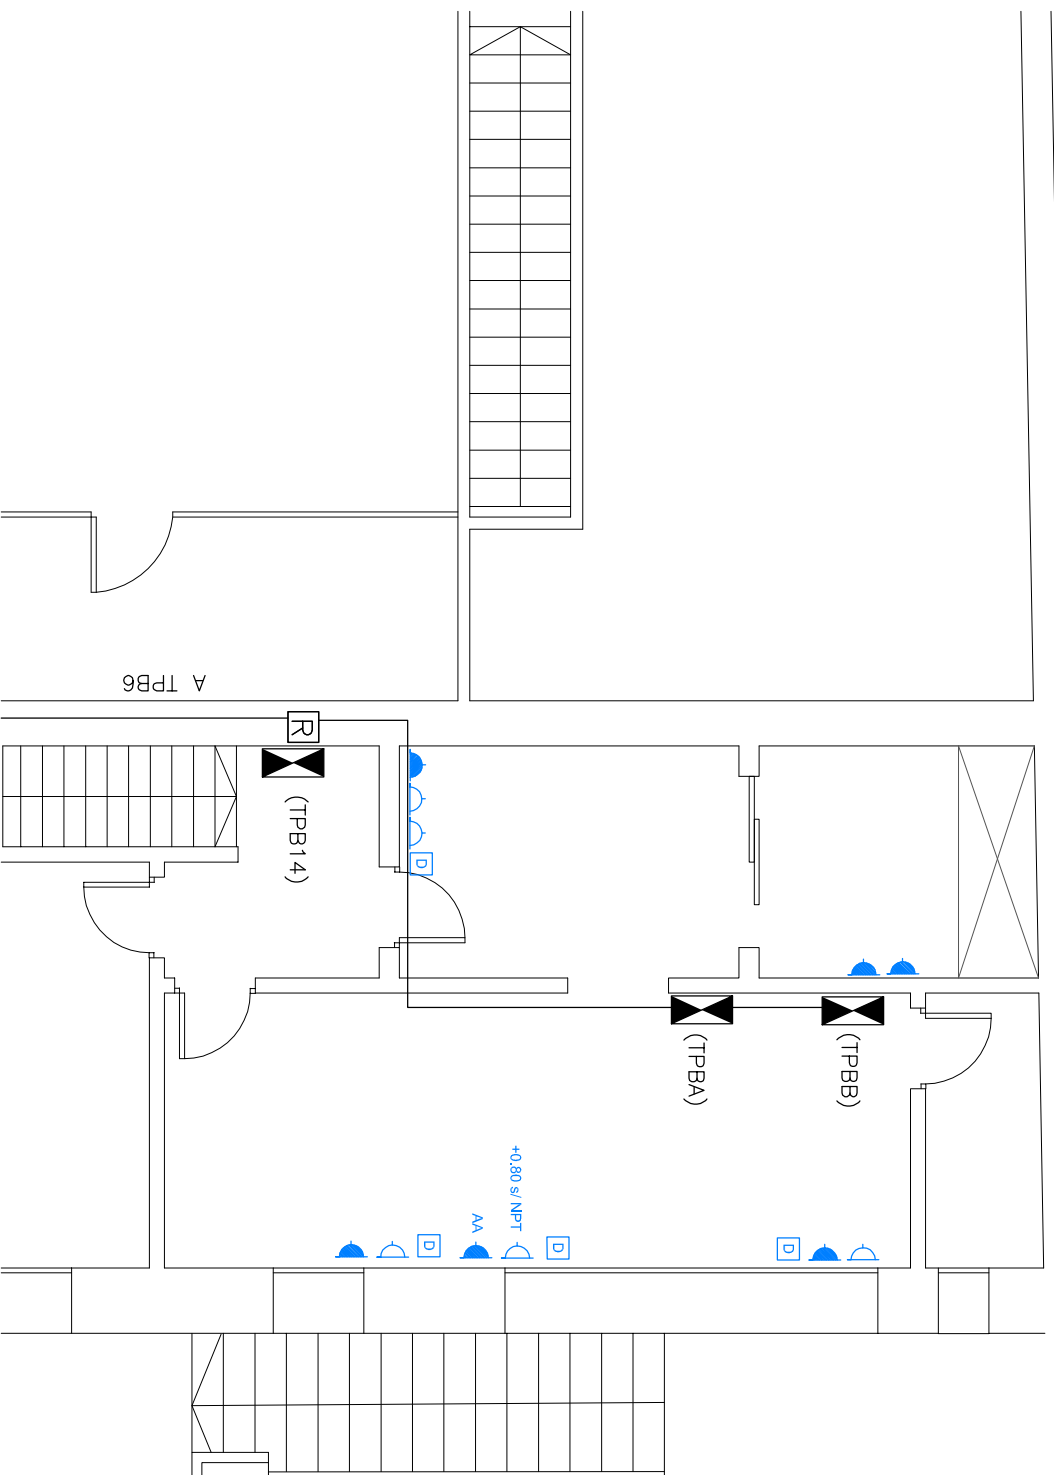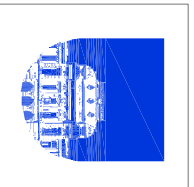

UNIVERSIDAD DE LA REPUBLICA
DIRECCION GRAL. DE ARQUITECTURA

DIRECTOR: ARQ. JUAN PEDRO URRUZOLA
PROYECTO: MAURICIO CHORBADJIAN
DIBUJANTE: MARÍA JOSÉ CANAVERO

SERVICIO:
FACULTAD DE HUMANIDADES

OBRA: REQUERIMIENTOS ELÉCTRICOS
PUBLICACIONES - ENTREPISO S/ PLANTA BAJA
FECHA: 06/2017

SECTOR 5

ESCALA: 1/75

LAM. N°:

EL5