




REFERENCIAS

sectores involucrados:

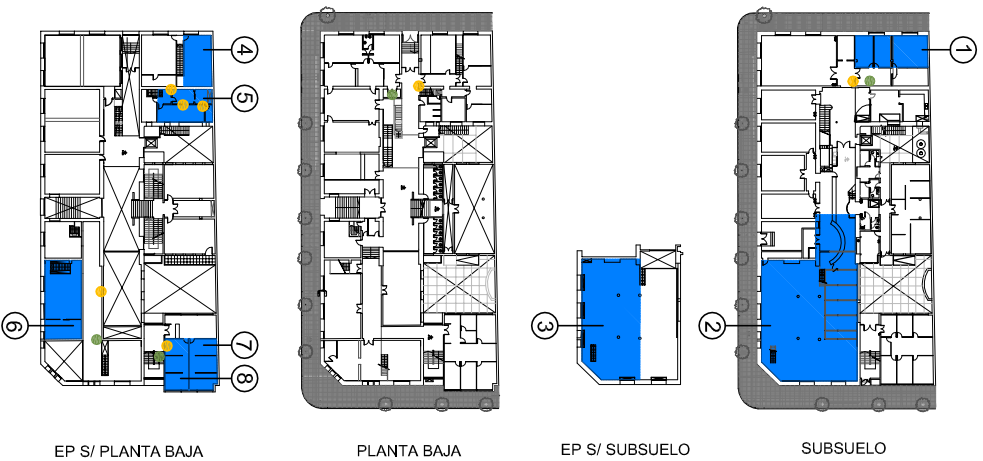

simbología:

	TOMA SCHUKO		TOMA 3 EN LINEA		RUMS DATOS
	TABLEROS INVOLUCRADOS		SWITCH INVOLUCRADOS		

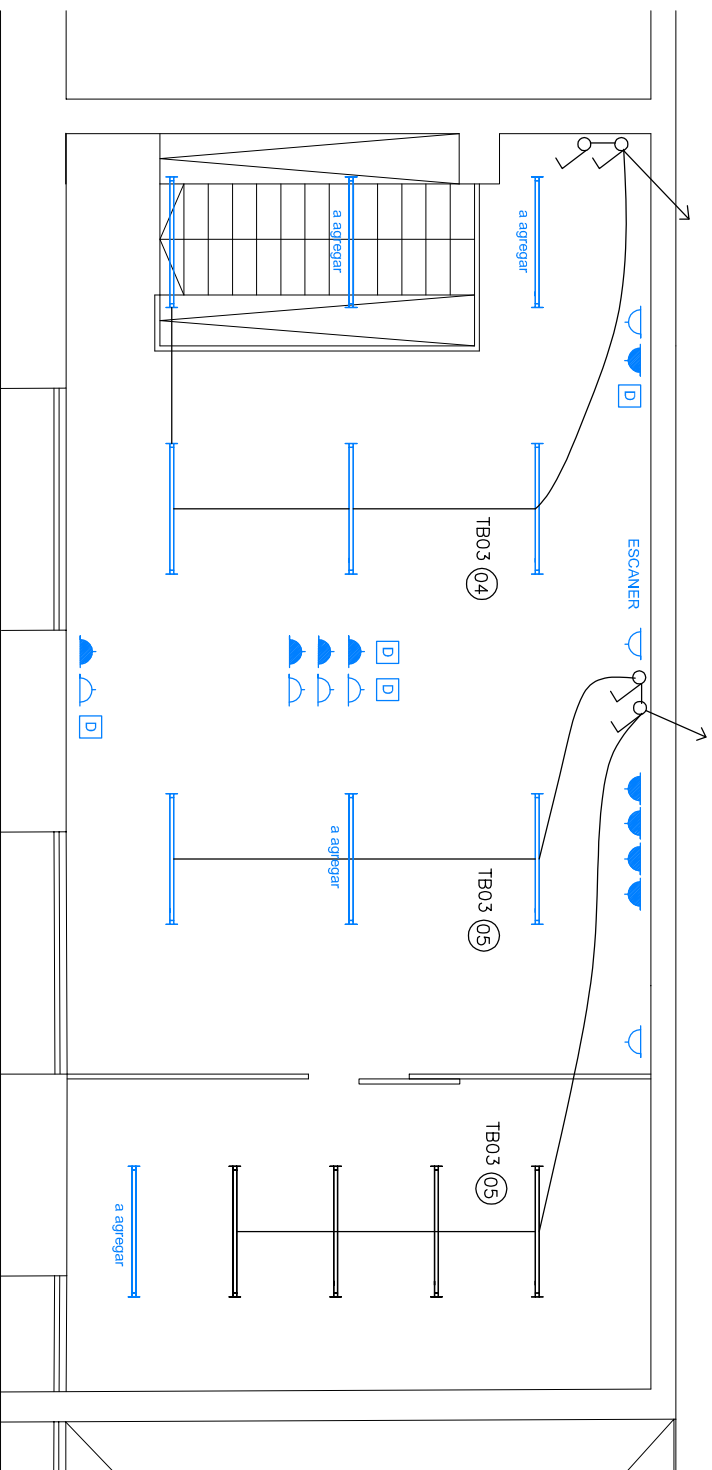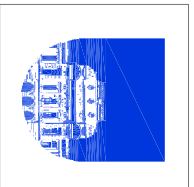

UNIVERSIDAD DE LA REPUBLICA
DIRECCION GRAL. DE ARQUITECTURA

DIRECTOR: ARQ. JUAN PEDRO URRUZOLA

PROYECTO: MAURICIO CHORBADJIAN

DIBUJANTE: MARIA JOSÉ CANAVERO

SERVICIO: FACULTAD DE HUMANIDADES

OBRA: REQUERIMIENTOS ELÉCTRICOS
ARCHIVOS GENERALES - EP S/ PLANTA BAJA

SECTOR 6

LAM. N°:

EL7

FECHA: 06/2017

ESCALA: 1/75